

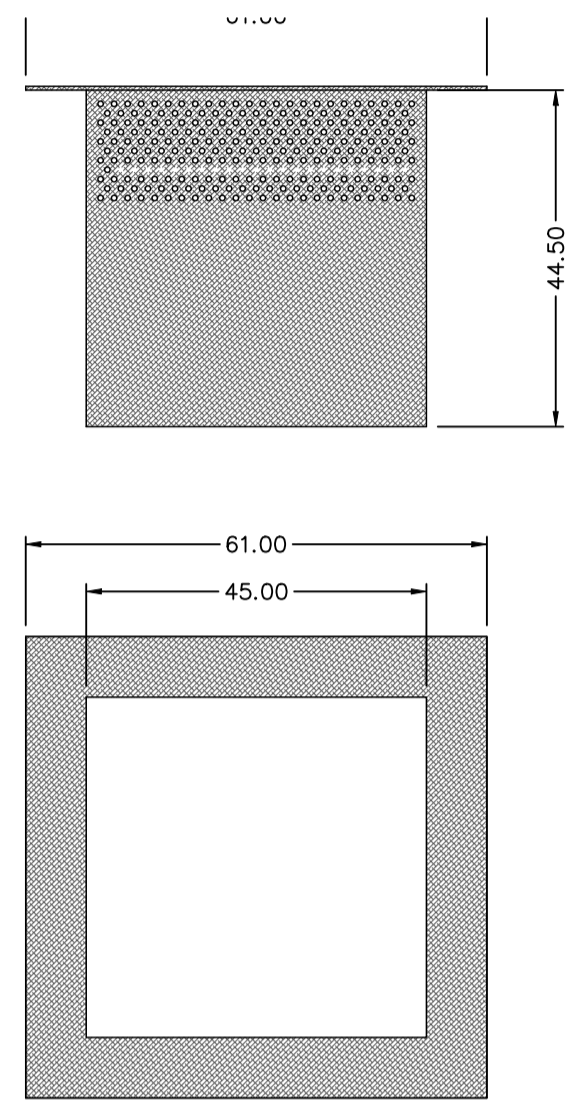



DETALLE DE ENTRADA DE PLUVIALES Y AIRE PARA PLANTACIÓN ESTOCOLMO PESO 23 Kg - ACERO INOXIDABLE Escala:1/10

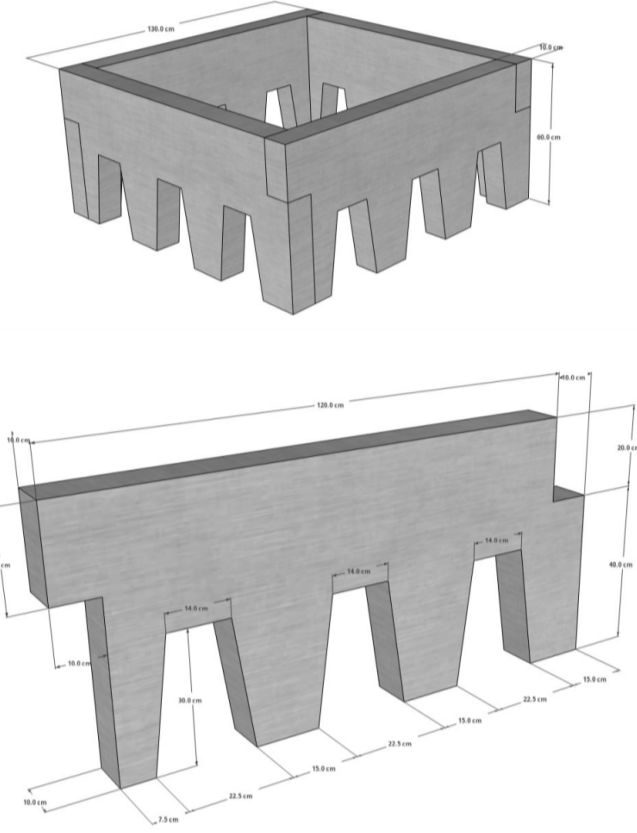


DETALLE DE DE PREFABRICADO DE HORMIGÓN PATA PLANTACIÓN ESTOCOLMO Escala:1/20

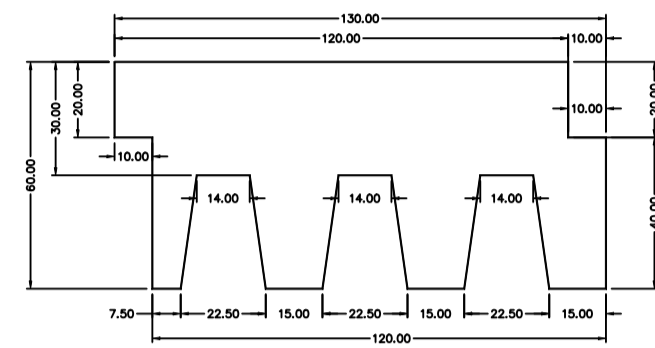

LUMINARIA SCHREDER MODELO IZYLUM 3 LED 68 W Escala 1:10

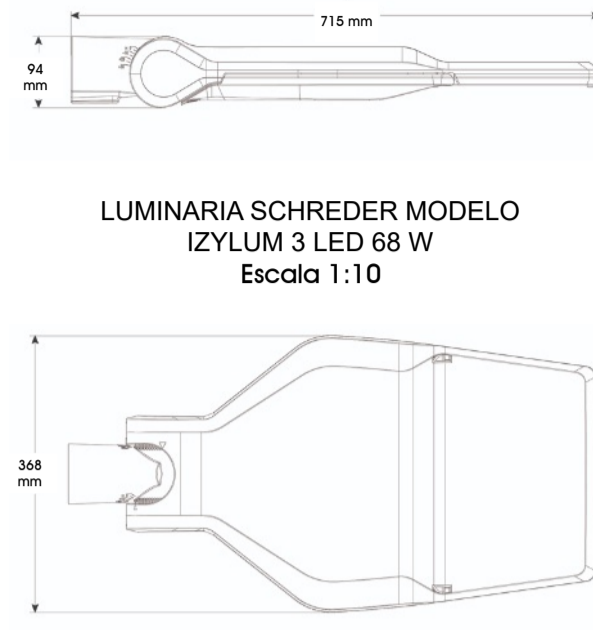


LUMINARIA SCHREDER MODELO FLEXIA TOP 37.8 Y 68 W Escala 1:10

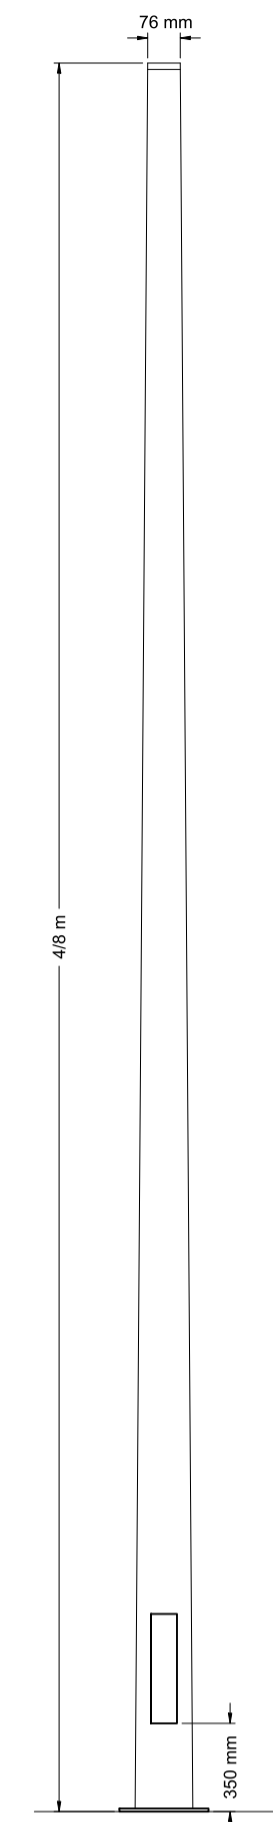


COLUMNA AUBRILAM MODELO DOME XL 4m Y 8m Escala 1:30



DETALLE DE TAPA Y CERCO Escala 1:10

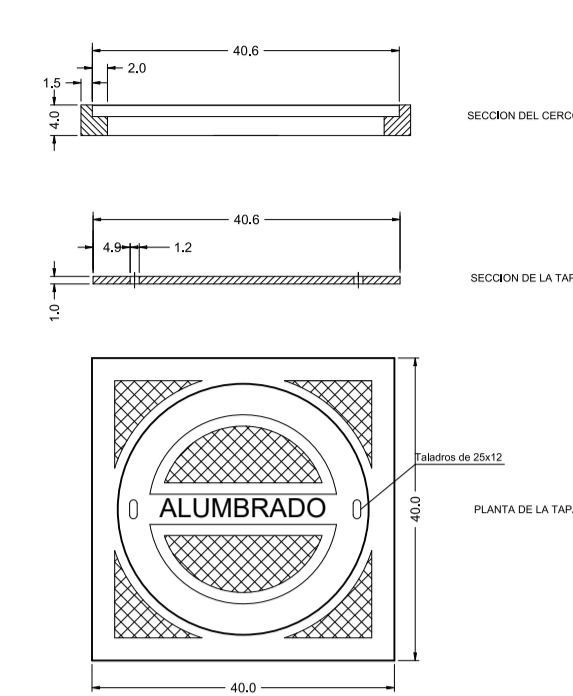


DETALLE DE ARQUETA ALUMBRADO Escala 1:20

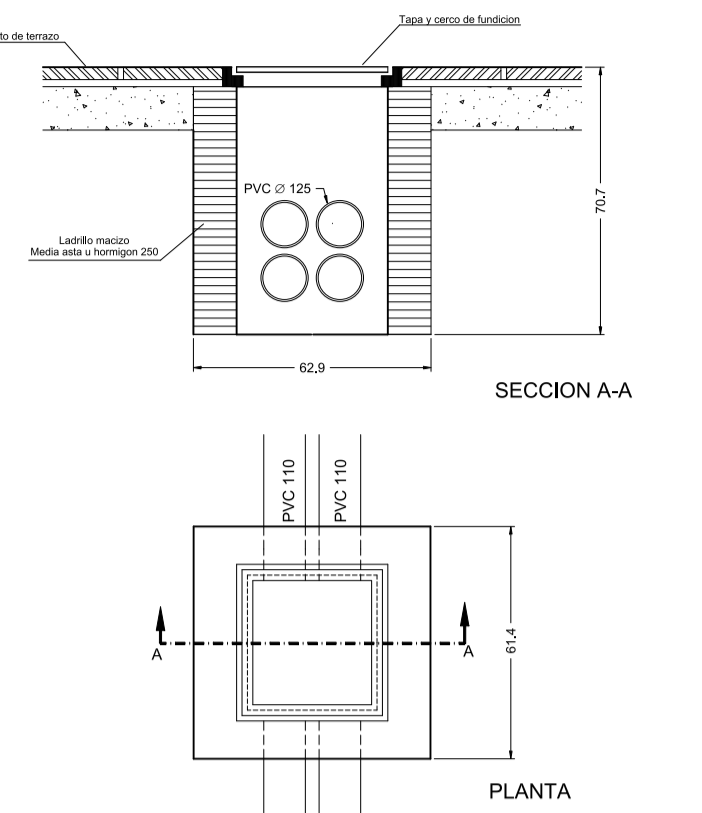


ZANJA EN ACERA Escala 1:10

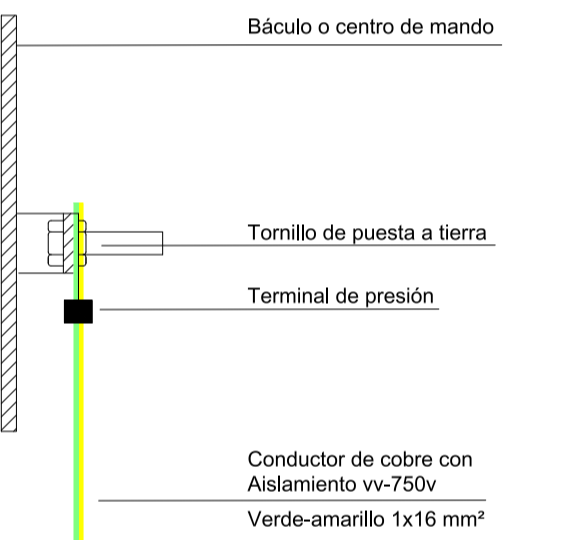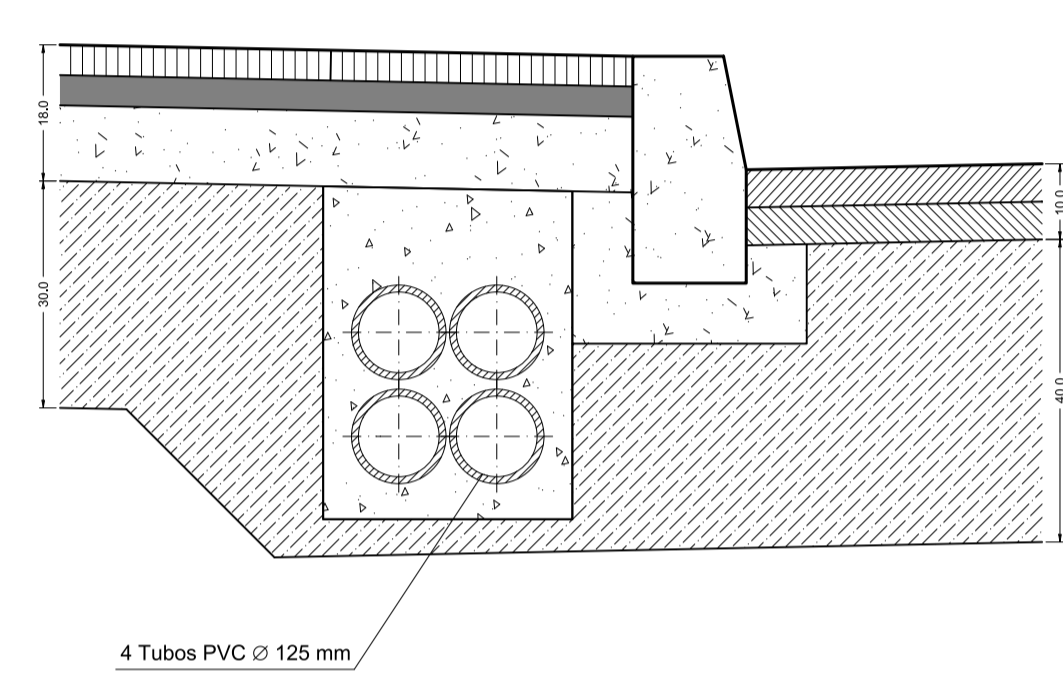

DETALLE CIMENTACIÓN CENTRO DE MANDO, PROTECCIÓN Y MEDIDA Escala 1:20

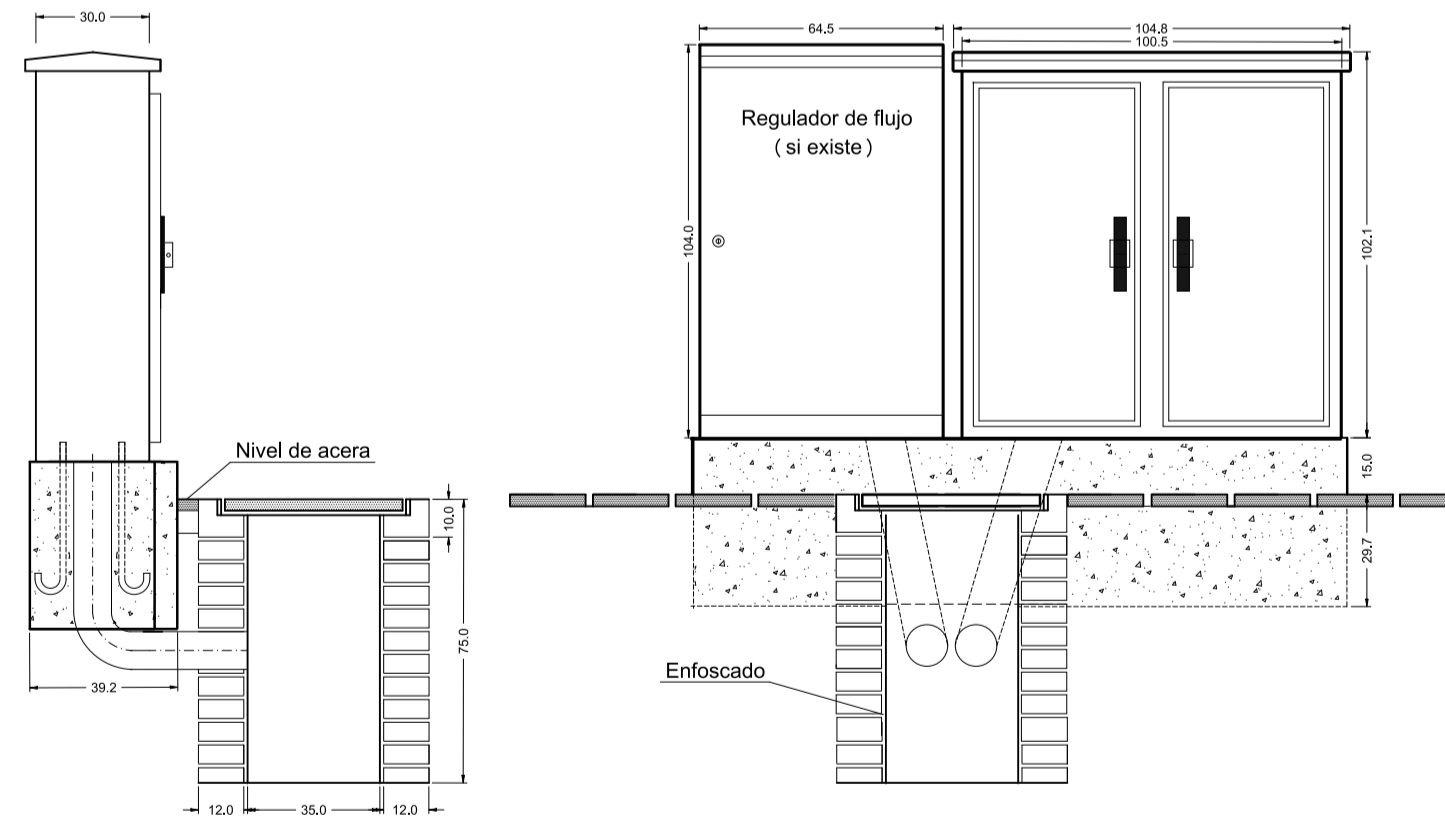


DETALLE PUESTA A TIERRA Escala 1:5

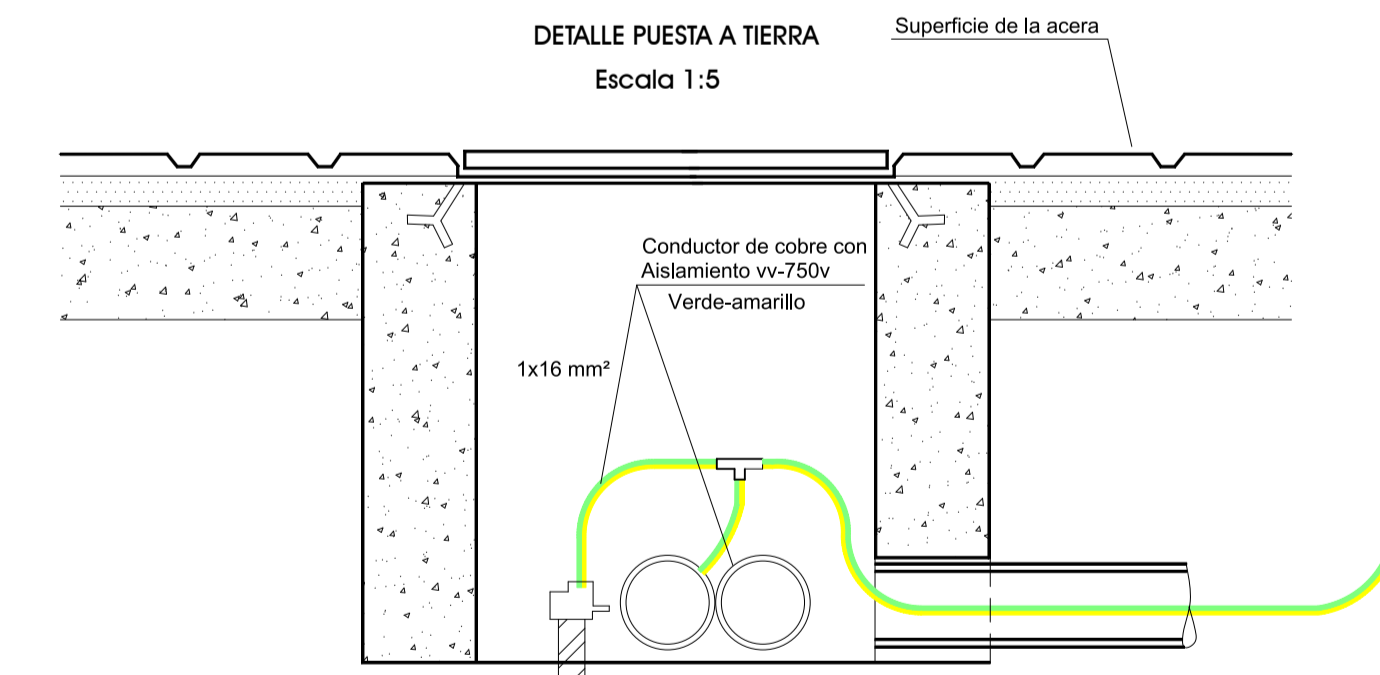


NOTA:


TODAS LAS REJILLAS, MARCOS Y TAPAS DE ARQUETAS DE SERVICIOS SERÁN DE FUNDICIÓN DÚCTIL Y TENDRÁN ALGÚN TIPO DE SISTEMA ANTIRROBO.

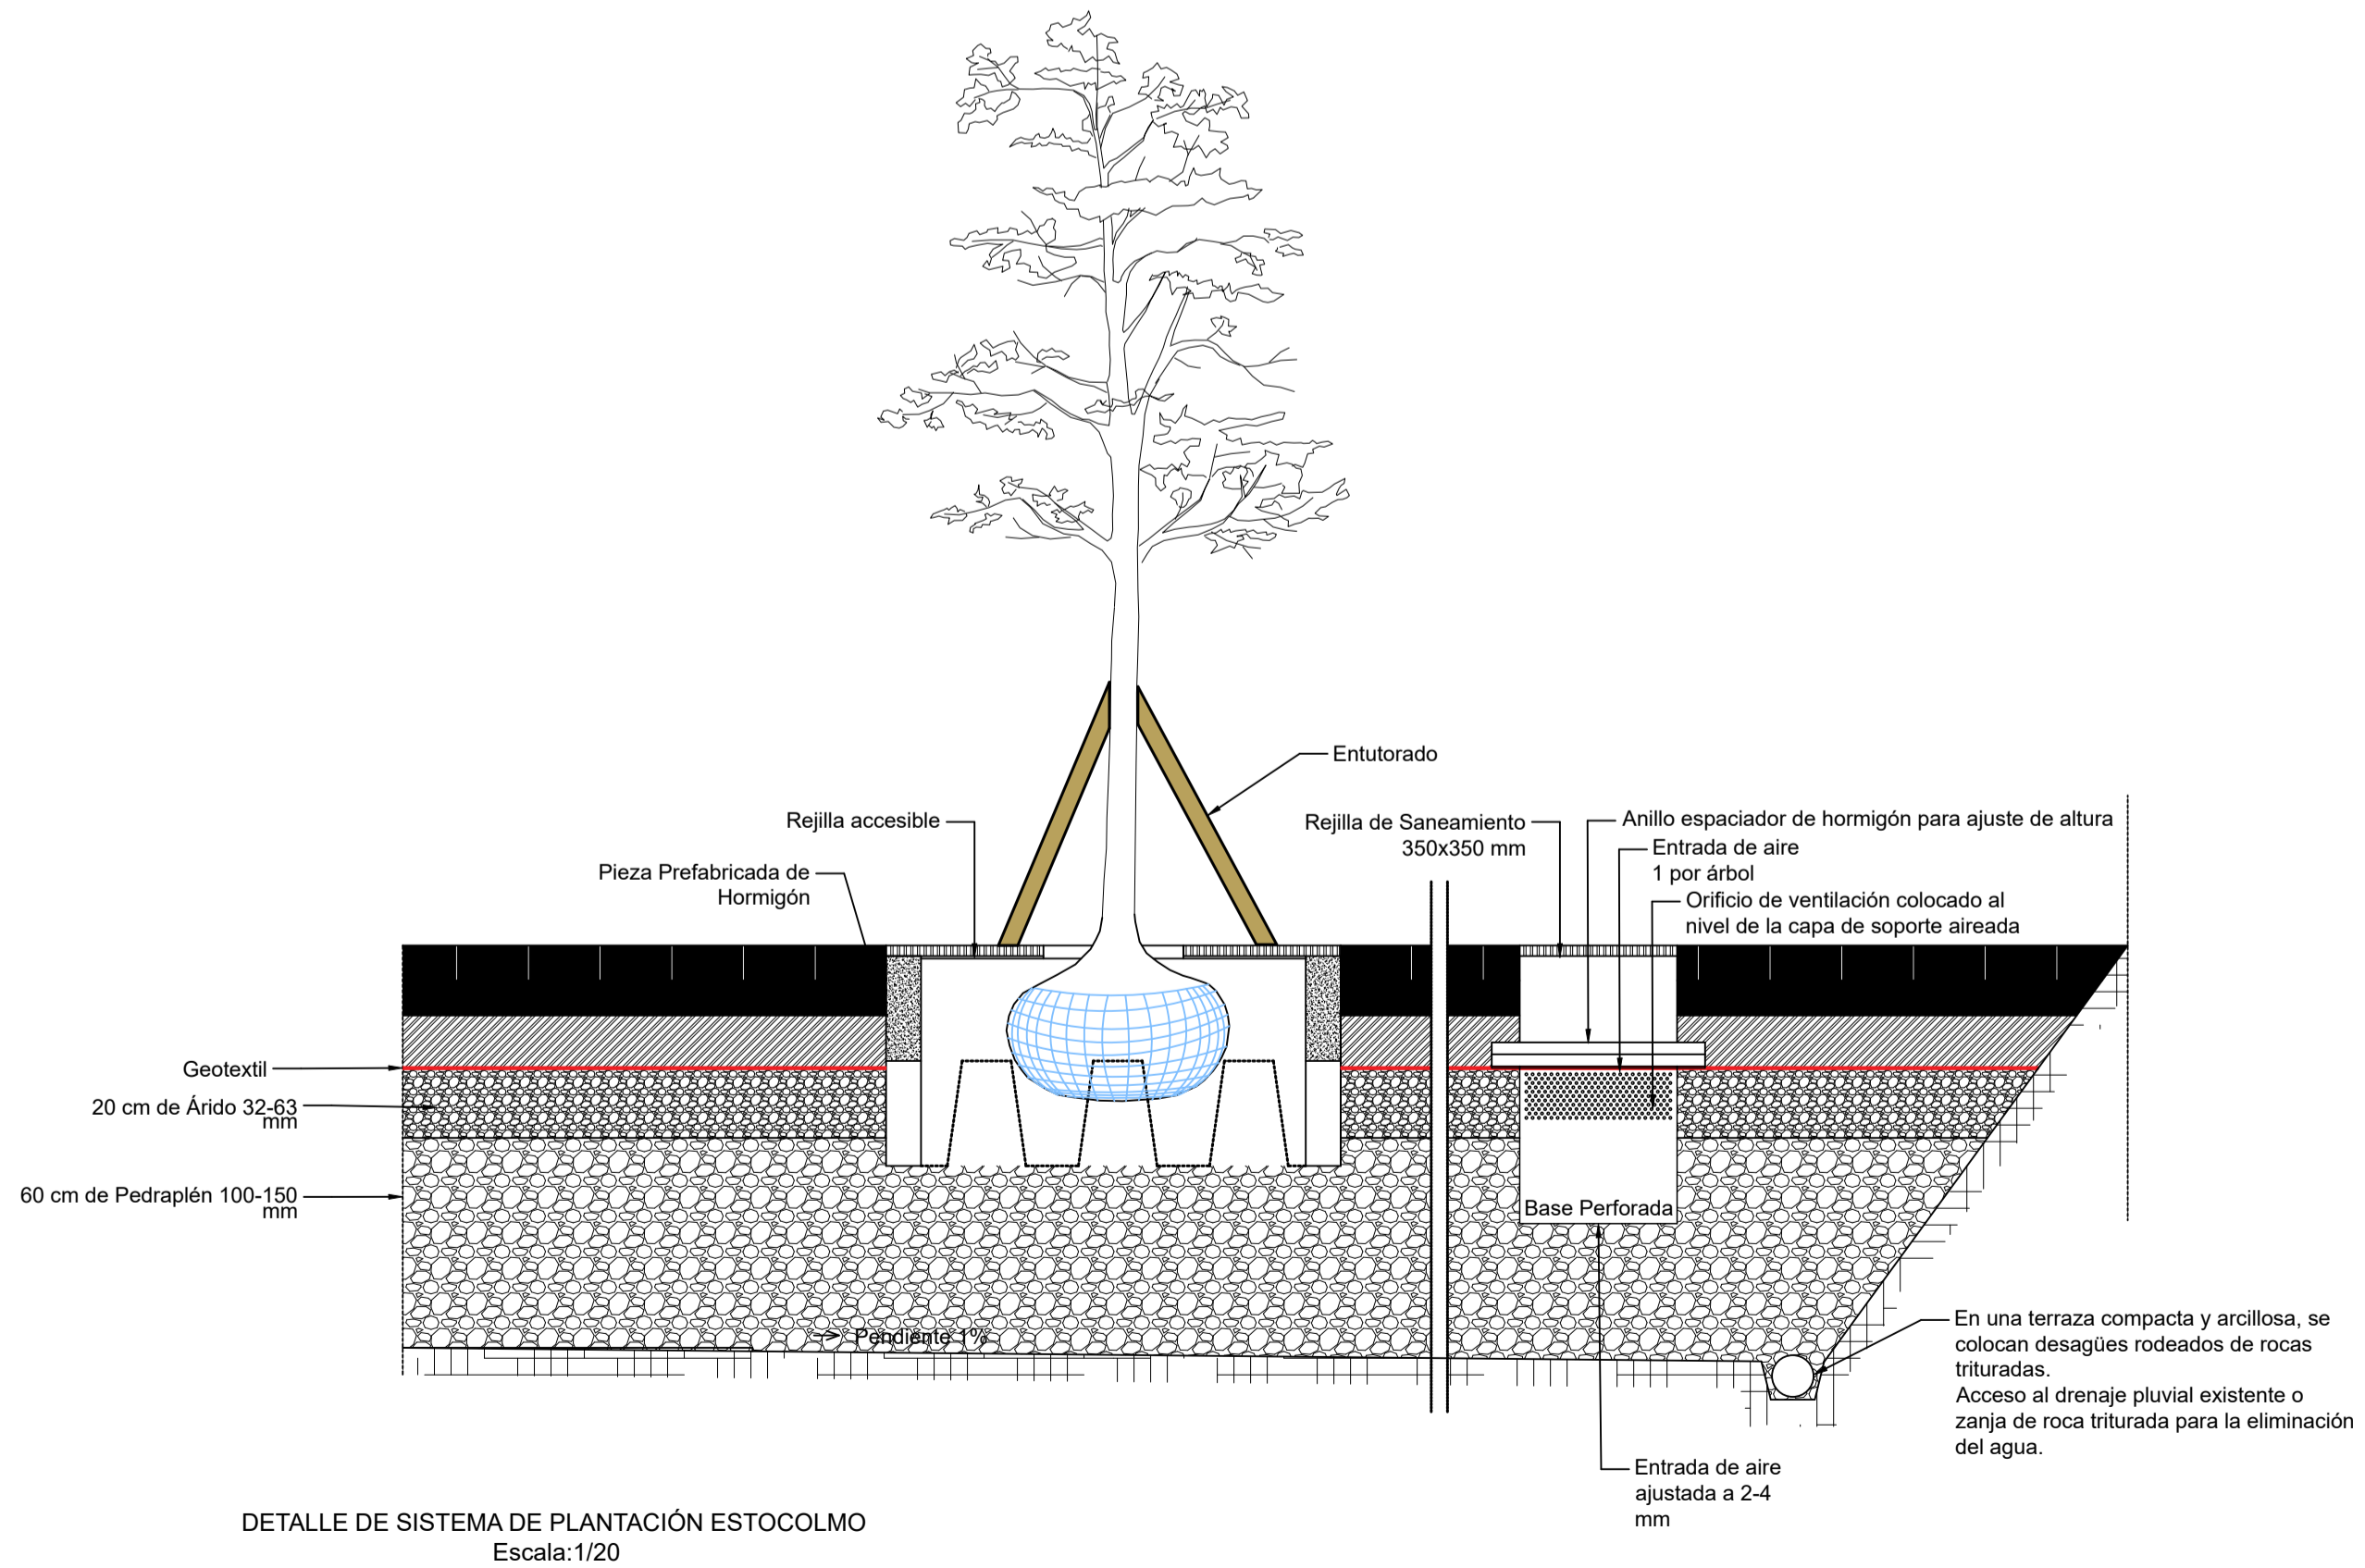

DETALLE DE SISTEMA DE PLANTACIÓN ESTOCOLMO Escala:1/20

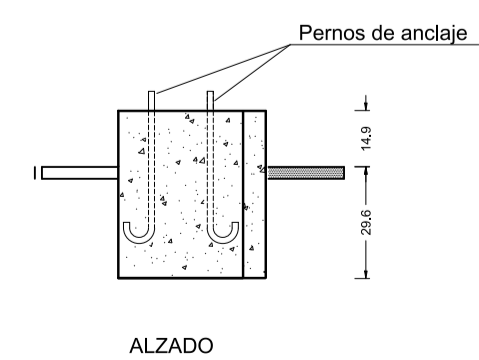

ALZADO

 

Arqueta de alumbrado público comunicada con el resto de la red de alumbrado

A arqueta de electricidad Ø 160 mm

 BAUS ARQUITECTURA INGENIERIA URBANISMO Avda. de los Campos, 32 33211 Gijón Asturias 985 13 19 13 985 13 12 22 info@bauschinger.com	PROYECTO DE URBANIZACIÓN DE LA UNIDAD DE ACTUACIÓN AUA-CRI-06CD - DOCUMENTO DE APROBACIÓN DEFINITIVA -		ESCALA VARIAS Es original DIN A1 PLANO N.º: 12 HOJA 2 DE 3
	EMPLAZAMIENTO: GIJÓN DETALLES. ALUMBRADO Y VARIOS.		
PETICIONARIO Sareb Sociedad de Gestión de Activos Urbanísticos de Gijón S.L.	DIBUJADO: LFR COMPROBADO: JJGF DOCUMENTO Nº: 5095 / 003 / 21 SUSTITUIRE A: SUSTITUIDO POR:	FECHA: 05-12-22 FECHA: 05-12-22 Nº: 21	EL INGENIERO DE ANIMOS, CANALES Y F. JUAN JOSÉ GONZÁLEZ FERNÁNDEZ COL. 13.430